


WEWNĘTRZNA INSTALACJA GAZU - RZUT PIWNICY

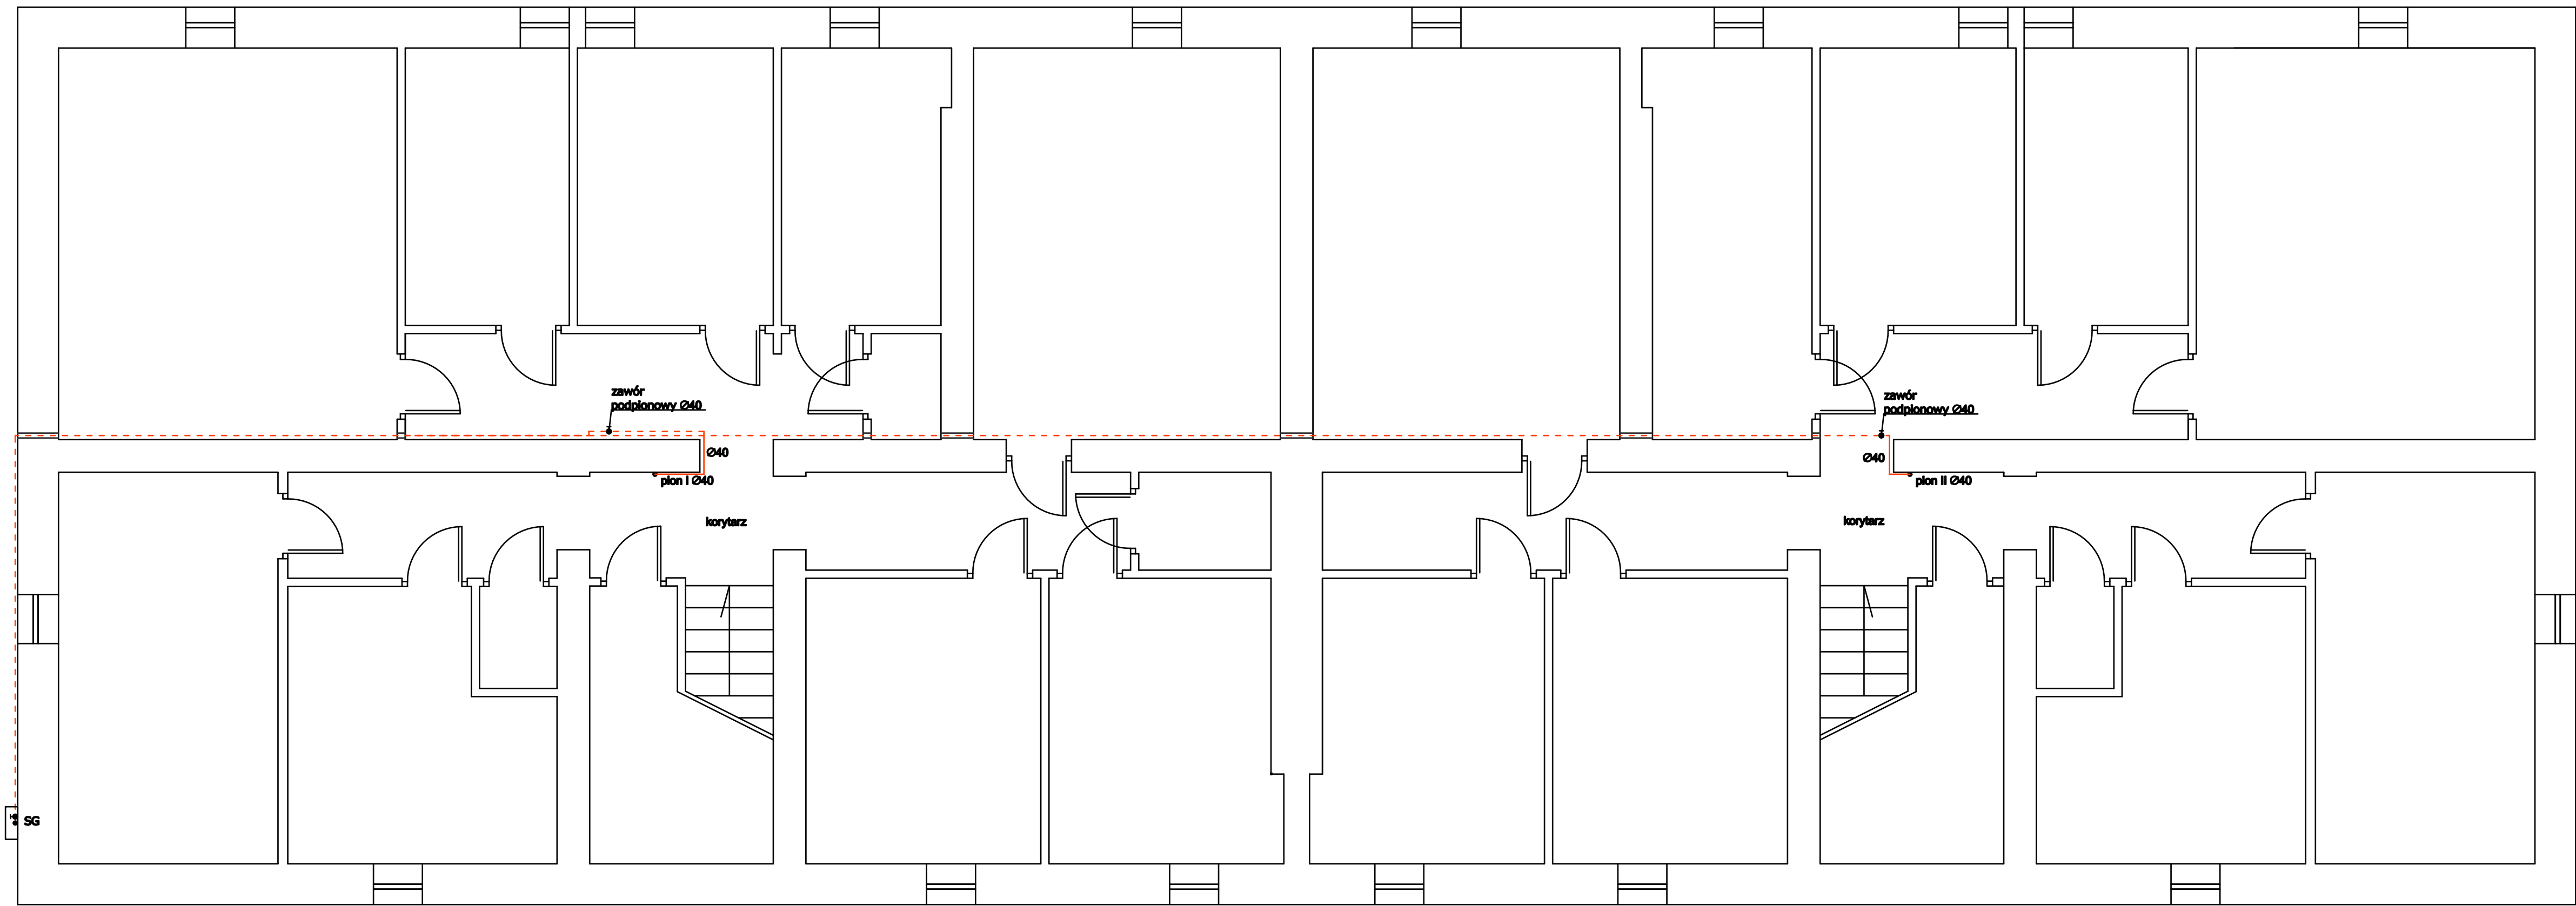

- LEGENDA
- ISTNIEJĄCA INSTALACJA - NIE PODLEGA WYMIANIE- DO PRZEPĘCIA DO PROJEKTOWANEJ
 - PROJEKTOWANA INSTALACJA - WYKONAĆ Z RUR STALOWYCH CZARNYCH B/S SPAWANYCH
 - RURA OSŁONOWA NA PRZEJŚCIU PRZESZ PRZEGRODĘ
 - ZAWÓR KULOWY GWINTOWANY
 - SG - ISTNIEJĄCA SKRZYNIKA GAZOWA Z ZAWOREM GŁÓWNYM

NAZWA OBIEKTU	WEWNĘTRZNA INSTALACJA GAZU RZUT PIWNICY		
INWESTOR	TOWARZYSTWO BUDOWNICTWA SPOŁECZNEGO SP. Z O.O. AL. 3 MAJA 91 97-300 PIOTRKÓW TRYB. DZ. NR 483/15 OBR. 14		
ADRES INWESTYCJI	UL. STEFANA OKRZEJ 1 A 97-300 PIOTRKÓW TRYB. DZ. NR 483/15 OBR. 14		
PROJEKTANT	MGR INŻ. JAKUB SZAJEWSKI	INŻYNIER	LODZIŃSKI
SKALA 1:50	RYSUJEK NR 2	DATA OPRACOWANIA CZERWIEC 2019	