


WEWNĘTRZNA INSTALACJA GAZU - RZUT I PIĘTRA

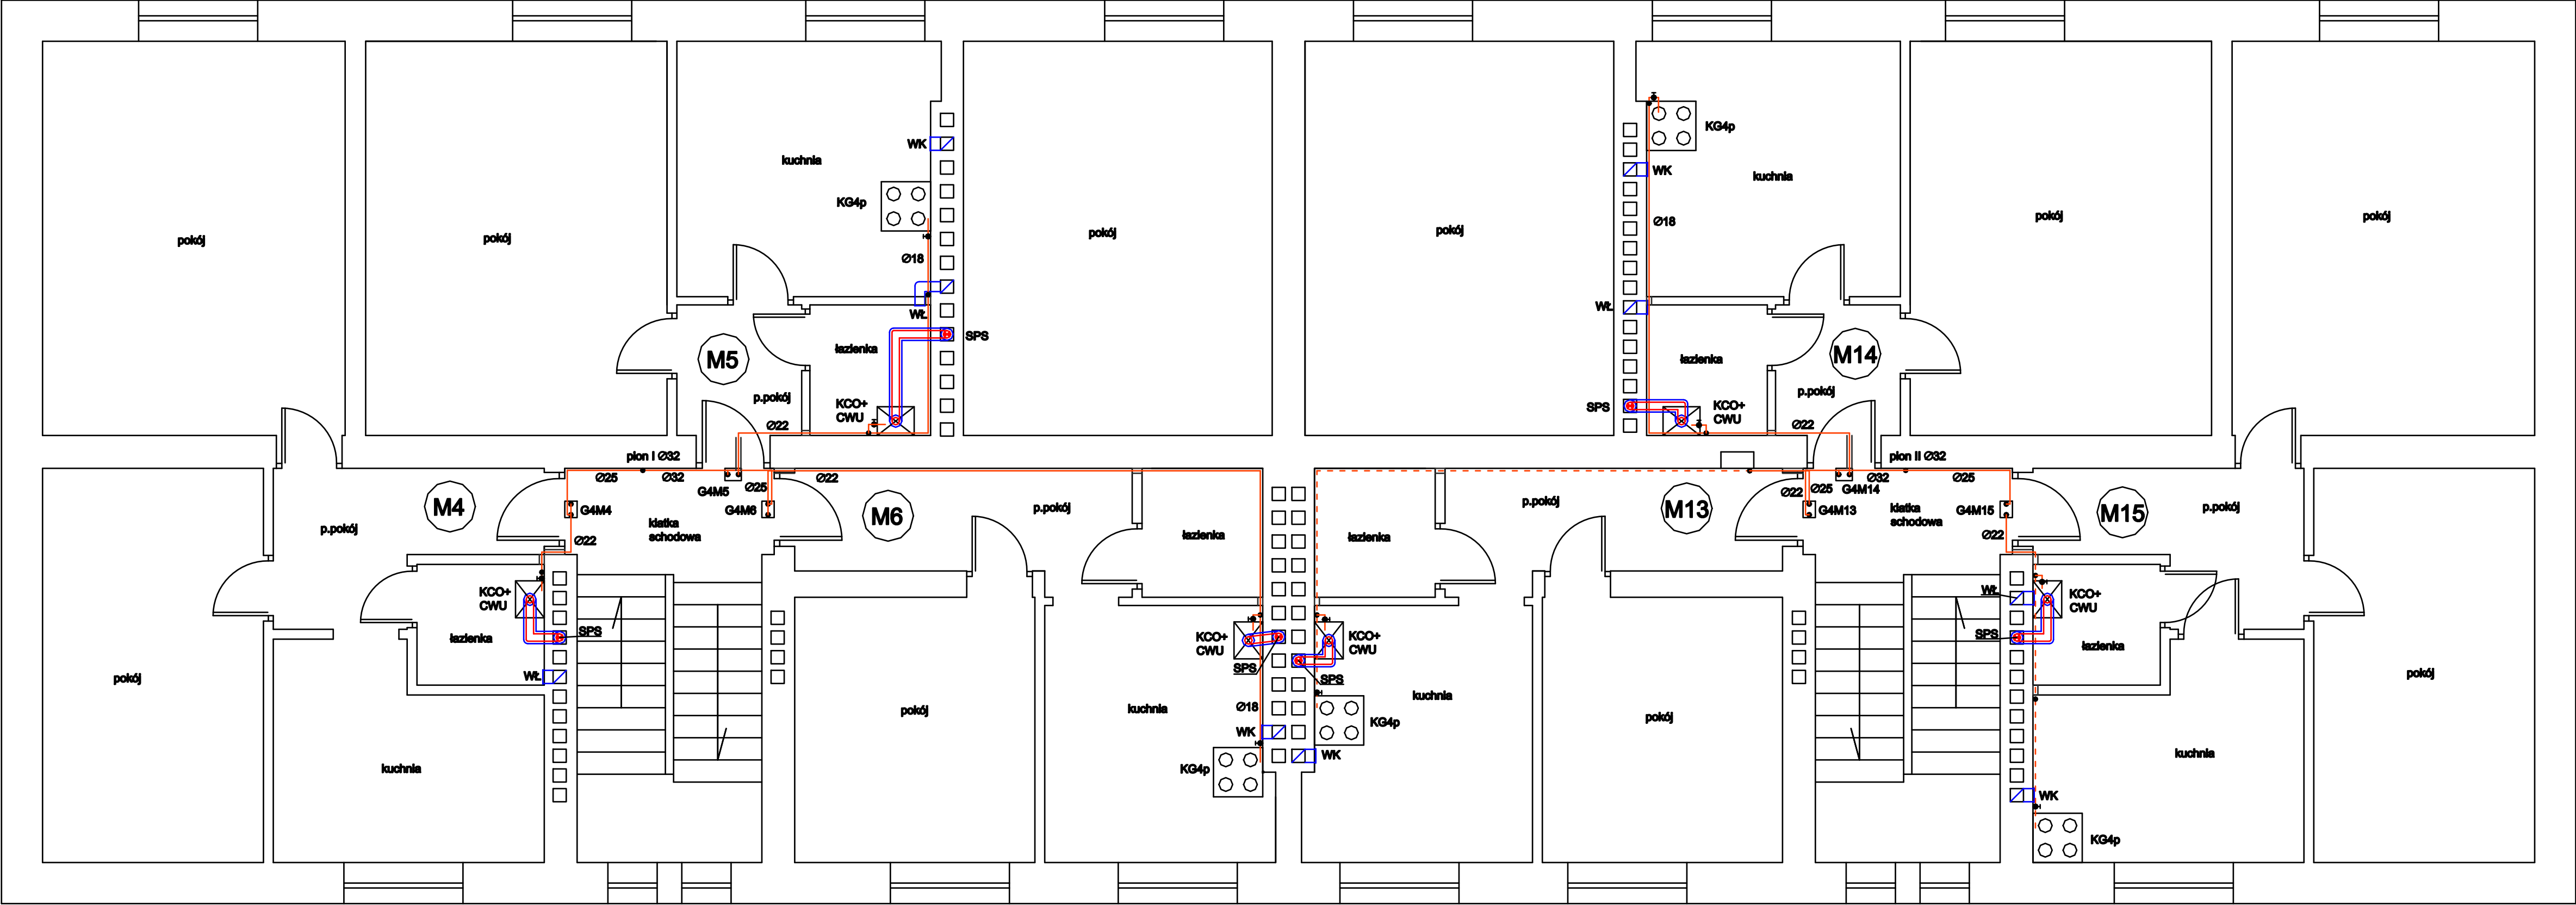

- LEGENDA
- ISTNIEJĄCA INSTALACJA - NIE PODLEGA WYMIANIE - DO PRZEJĘCIA DO PROJEKTOWANEJ
  - PROJEKTOWANA INSTALACJA - WYKONAĆ Z RUR STALOWYCH CZARNYCH B/S SPAWANYCH (PONY I PODEJŚCIA DO GAZOMIERZY) ORAZ MIEDZIANYCH ZACISKOWYCH (OD GAZOMIERZY POD URZĄDZENIA W LOKALACH)
  - RURA OSŁONOWA NA PRZEJŚCIU PRZESZKODĄ
  - ZAWÓR KULOWY GWINTOWANY
  - KG4p - ISTNIEJĄCA KUCHNIA GAZOWA 4-PALNIKOWA
  - KCO+CWU - ISTNIEJĄCY/PROJEKTOWANY KOCIOŁ GAZOWY 2-FUNKCYJNY Z ZAMKNIĘTĄ KOMORĄ SPALANIA
  - G4M1- G4M15 - ISTNIEJĄCE GAZOMIERZE MIECHOWE TYPU G4 - WYNIESIONE Z LOKALI NA KLATKĘ SCHODOWĄ
  - SG - ISTNIEJĄCA SKRZYŃKA GAZOWA Z ZAWOREM GŁÓWNYM
  - WKW - WENTYLACJA KUCHNIAZIENKI - ISTNIEJĄCYM KANAŁEM MUROWANYM
  - SPS - PRZEWÓD POWIETRZNO-SPALINOWY - ISTNIEJĄCYM KANAŁEM MUROWANYM

|                  |                                                                                                          |                  |               |
|------------------|----------------------------------------------------------------------------------------------------------|------------------|---------------|
| NAZWA OBIEKTU    | WEWNĘTRZNA INSTALACJA GAZU<br>RZUT I PIĘTRA                                                              |                  |               |
| INWESTOR         | TOWARZYSTWO BUDOWNICTWA SPÓŁNEGO SP. Z O.O.<br>AL. 3 MAJA 91 97-300 PIOTRKÓW TRYB. DZ. NR 483/15 OBR. 14 |                  |               |
| ADRES INWESTYCJI | UL. STEFANA OKRZEI 1 A 97-300 PIOTRKÓW TRYB. DZ. NR 483/15 OBR. 14                                       |                  |               |
| PROJEKTANT       | MGR INŻ. JAKUB SZAJEWSKI                                                                                 | INŻYNIER         | LODZIANSKIE   |
| SKALA 1:50       | RYSUNEK NR 4                                                                                             | DATA OPRACOWANIA | CZERWIEC 2019 |