


WEWNĘTRZNA INSTALACJA GAZU - RZUT II PIĘTRA

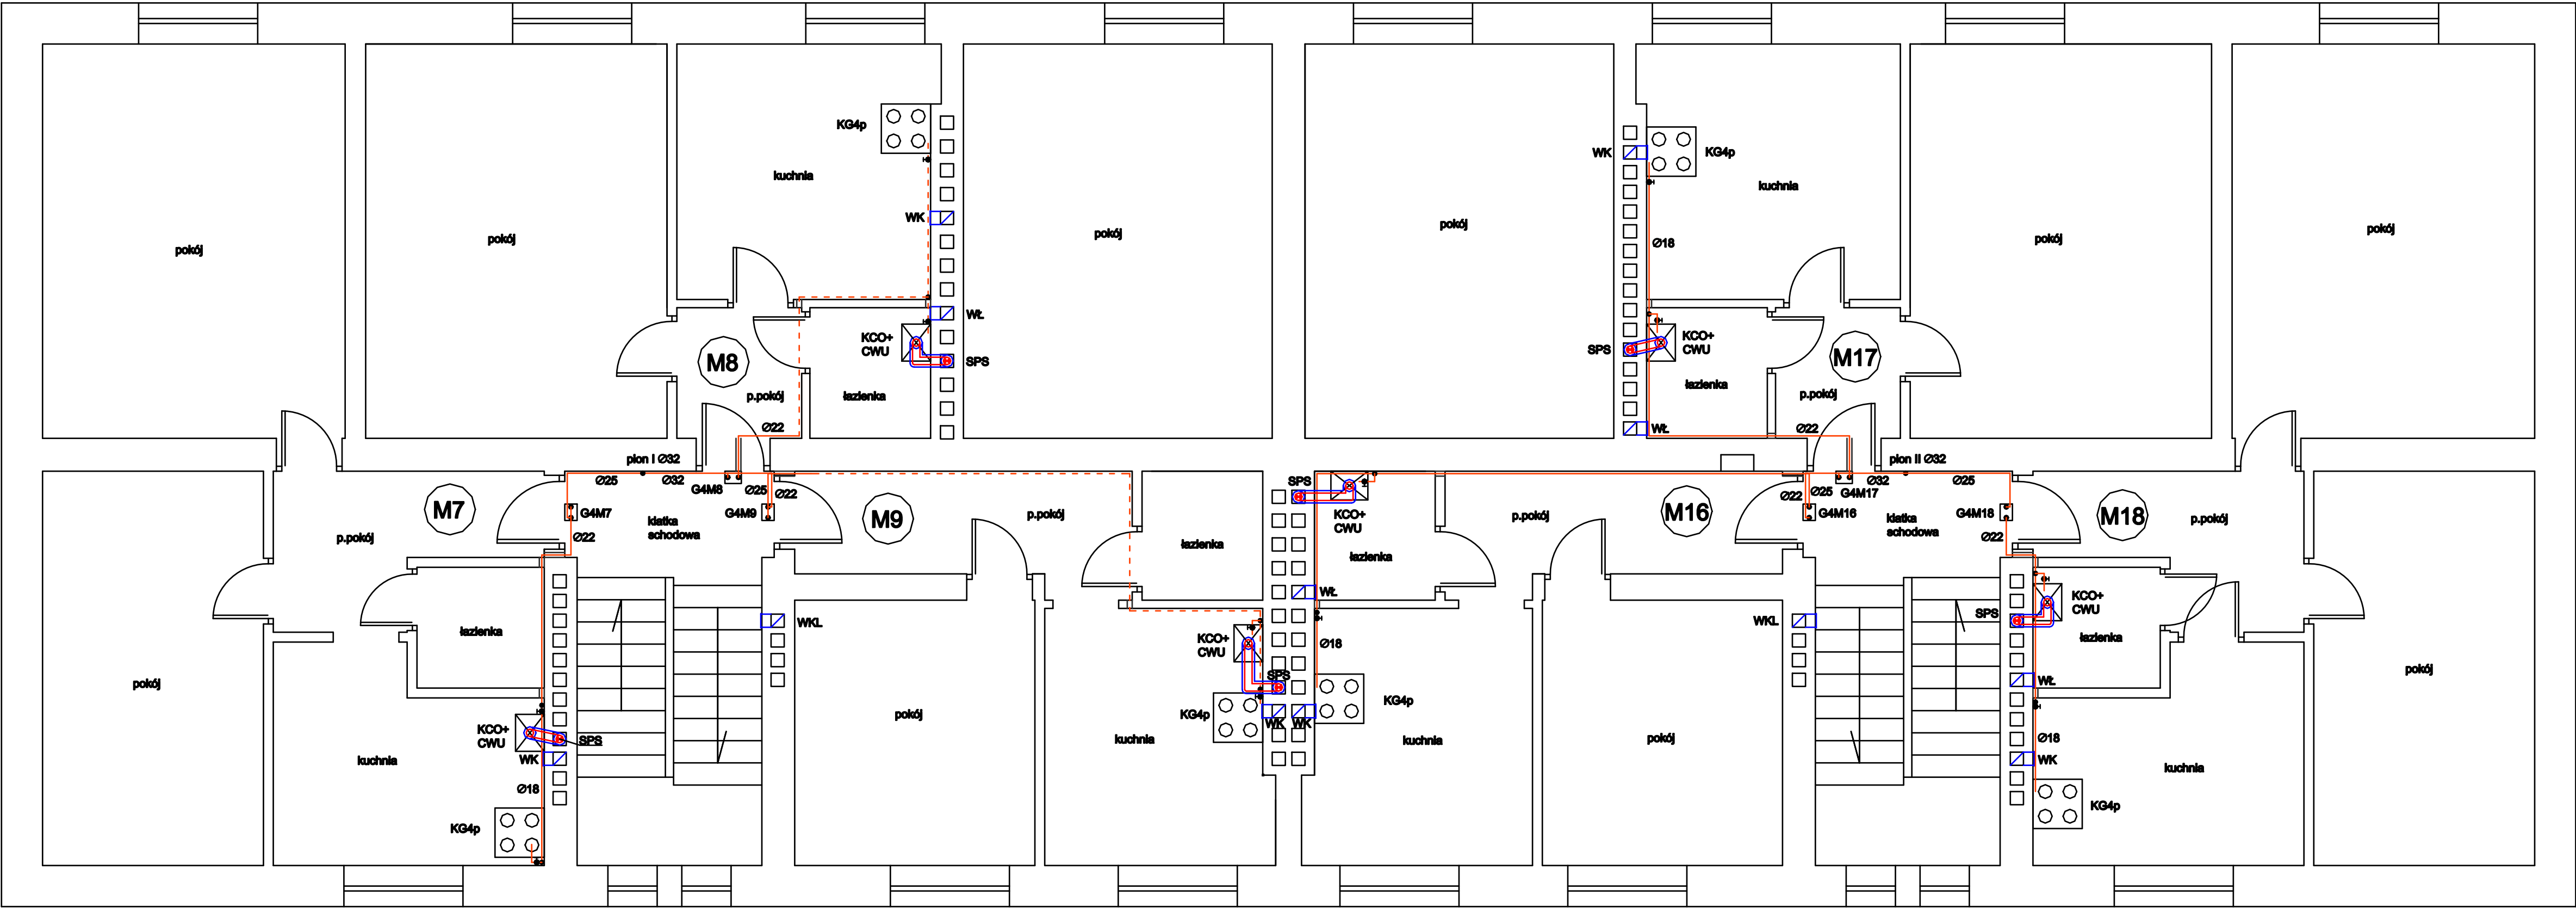

- LEGENDA
- ISTNIEJĄCA INSTALACJA - NIE PODLEGA WYMIANIE- DO PRZEJĘCIA DO PROJEKTOWANEJ
 - PROJEKTOWANA INSTALACJA - WYKONAĆ Z RUR STALOWYCH CZARNYCH B/S SPAWANYCH (PIONY I PODEJŚCIA DO GAZOMIERZY) ORAZ MIEDZIANYCH ZACISKOWYCH (OD GAZOMIERZY POD URZĄDZENIA W LOKALACH)
 - RURA OSŁONOWA NA PRZEJŚCIU PRZEZ PRZEGRODĘ
 - ZAWÓR KULOWY GWINTOWANY
 - KG4p - ISTNIEJĄCA KUCHNIA GAZOWA 4-PALNIKOWA
 - KCO+CWU - ISTNIEJĄCY/PROJEKTOWANY KOCIOŁ GAZOWY 2-FUNKCYJNY Z ZAMKNIĘTĄ KOMORĄ SPALANIA
 - G4M1- G4M18 - ISTNIEJĄCE GAZOMIERZE MIECHOWE TYPU G4 - WYNIESIONE Z LOKALI NA KLATKĘ SCHODOWĄ
 - SG - ISTNIEJĄCA SKRZYŹNKA GAZOWA Z ZAWOREM GŁÓWNYM
 - WK+WKŁ - WENTYLACJA KUCHNIAŁAZIENKI KLATKI SCHODOWEJ - ISTNIEJĄCYM KANAŁEM MUROWANYM
 - SPS - PRZEWÓD POWIETRZNO-SPALINOWY - ISTNIEJĄCYM KANAŁEM MUROWANYM

NAZWA OBIEKTU	WEWNĘTRZNA INSTALACJA GAZU RZUT II PIĘTRA		
INWESTOR	TOWARZYSTWO BUDOWNICTWA SPOŁECZNEGO SP. Z O.O. AL. 3 MAJA 91 97-300 PIOTRKÓW TRYB. DZ. NR 483/15 OBR. 14		
ADRES INWESTYCJI	UL. STEFANA OKRZEI 1 A 97-300 PIOTRKÓW TRYB. DZ. NR 483/15 OBR. 14	INSTRUMENT	LOD1806/PO08/11
PROJEKTANT	MGR INŻ. JAKUB SZAJEWSKI	RYSUJĄCY	RYBUNEK NR 8
SKALA 1:50	RYBUNEK NR 8	DATA OPRACOWANIA	CZERWIEC 2019